



SITUACE - 2.část

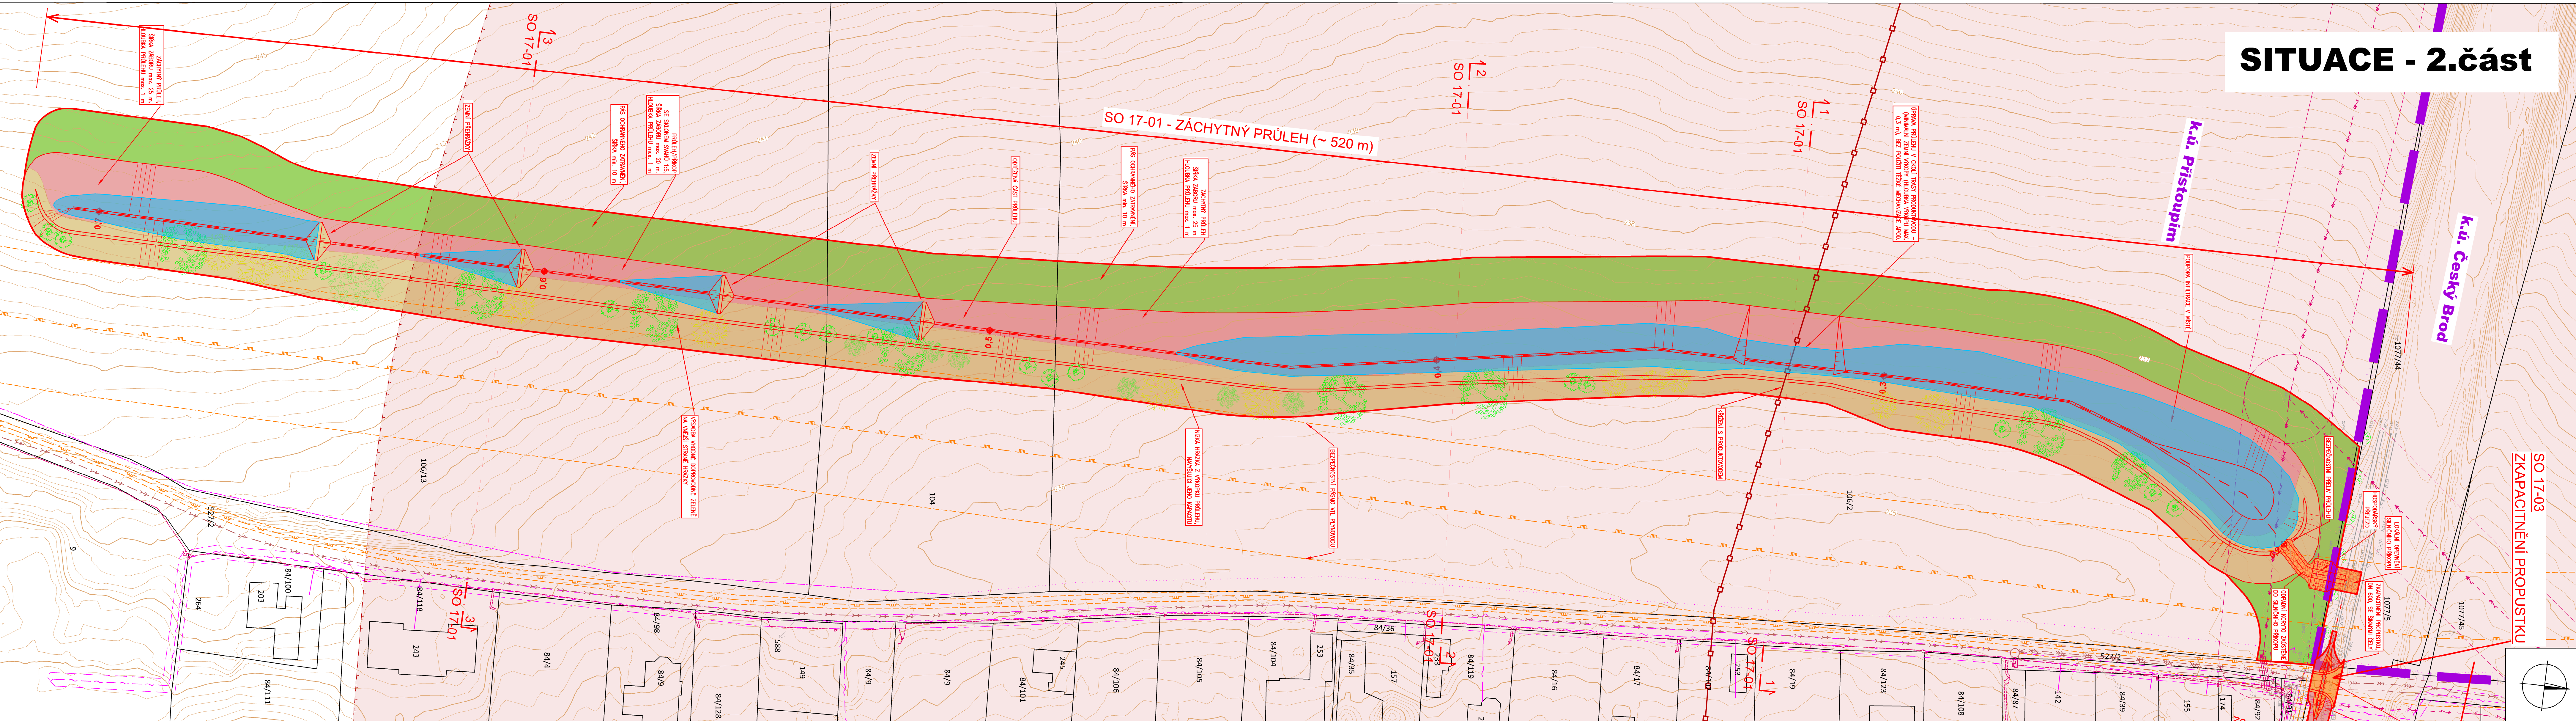

SITUACE - 1.část

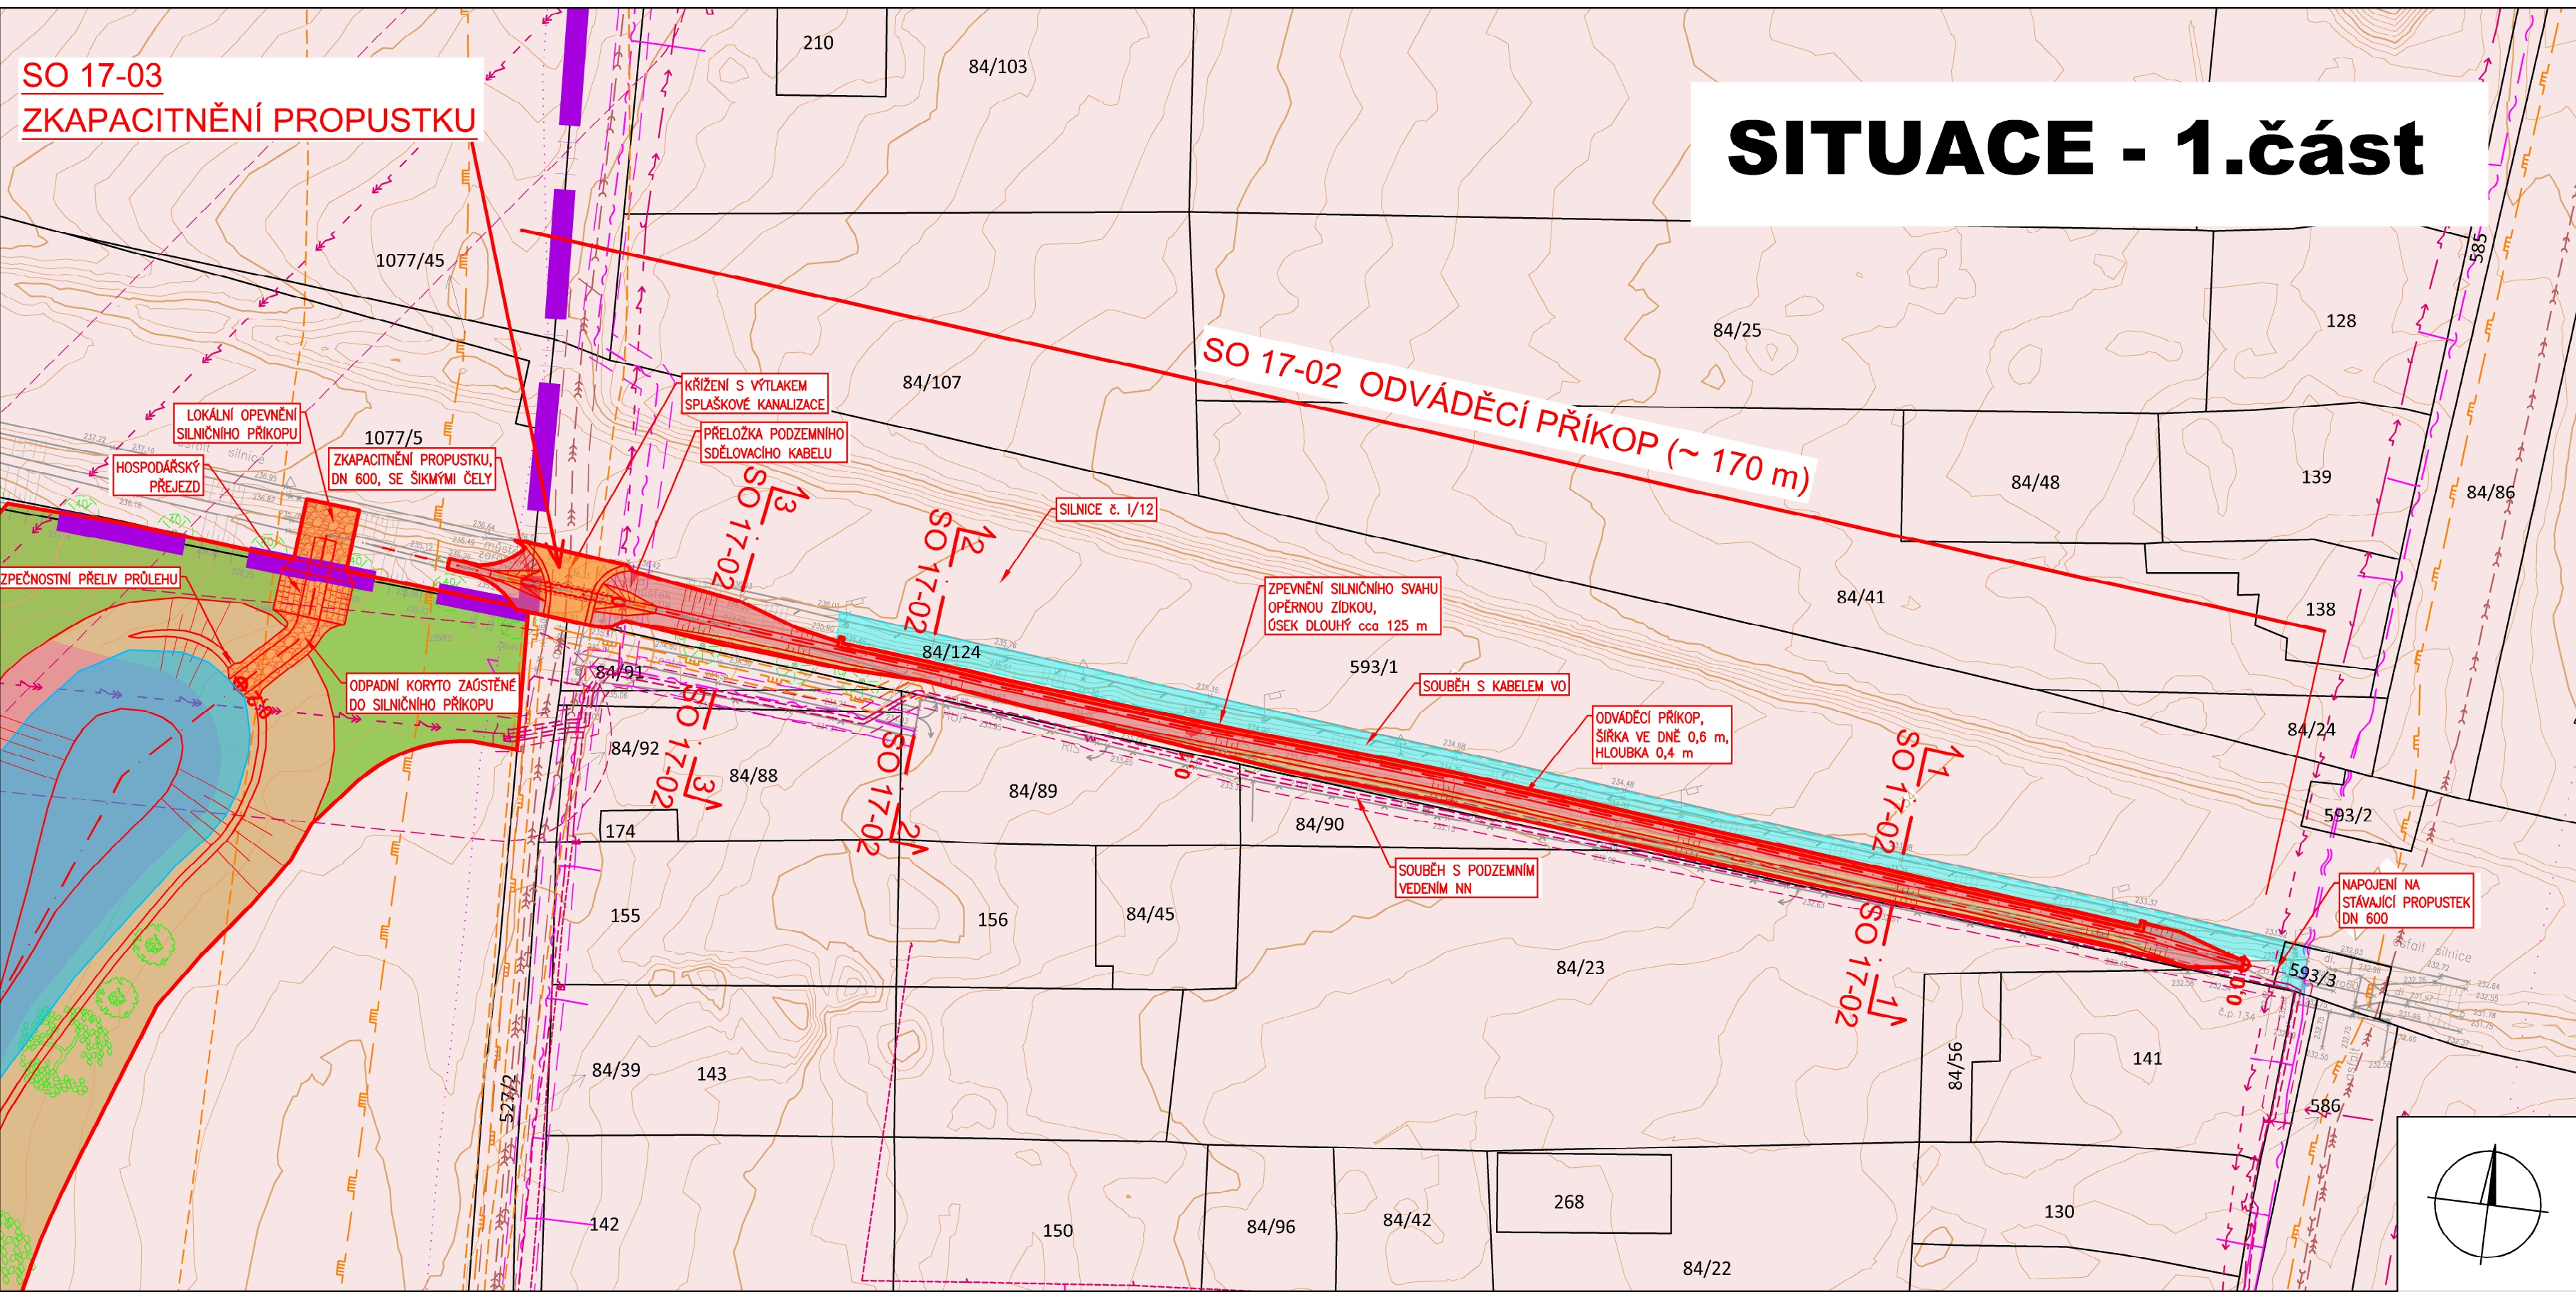

LEGENDA - dopravní a inženýrské sítě a ochranná pásma:

	CETIN a.s.	- podzemní sítěvací kabel s OP
	ČEPRO a.s.	- podzemní neprovazovaná síť
	ČEZ Distribuce, a.s.	- produktovod s OP
	GasNet, s.r.o.	- nadzemní vedení VN s OP
	Obec Přistoupim	- nadzemní vedení NN do 1 kV
	ŘSD ČR	- nadzemní vedení NN do 1 kV s OP
		- plynovod VTL s BP
		- plynovod STL s OP
		- kanalizace splškové - výtlak s OP
		- kanalizace splšková - stoka s OP
		- kabel VO (geometrický plán včetněho břemene uložení kabelu VO)
		- ochranné pásmo silnice 1. třídy

LEGENDA:

	Osa PEQ, vlastní staničení
	Navrhovaná opatření
	Tělesa průlehu a příkopu
	Zemi hrázky z výkopů
	Ostatní objekty, opevnění povrchy
	Ochranný pás zatravnění
	Maximální hladina zadržetí vody
	Hranice katastrálních území
	Hranice o čísla parcel dle KN
	Vrstevnice 0,1 m
	Vrstevnice 0,2 m

VÝKOPISNÝ SYSTÉM: BpV		POLOKOPISNÝ SYSTÉM: S-JTSK	
Návrh: ING. L. CHLOUPKOVÁ	Kreslil: ING. L. CHLOUPKOVÁ	Opisovaný projektant: ING. V. JELÍNEK	Technická kontrola: ING. MARTIN PAVEL
Kraj: Středočeský	Obec: Český Brod	Stavění: obec	Městský úřad Český Brod
Investor: Město Český Brod, spolufinancováno z prostředků OPŽP	Stavění: obec		
Datum: 02/2021		Formát: A4	
Zatvrdil: 2837/002		Datum: 02/2021	
Měřítko: 1:500		Č. výkresu: SO 17-01	
Opatření SO 17		Soubor: D1_Pristoupim.dwg	
Tento výkres a jeho přílohy jsou duševním vlastnictvím akciové společnosti Vodohospodářský rozvoj a výstavba, a.s. a Sweco Hydroprojekt a.s.		Číslo paré: 10.44	