



SDRUŽENÝ OBJEKT (HRÁZ RETENČNÍ SUCHÉ NÁDRŽE)


ŘEZ A-A'
M 1:100

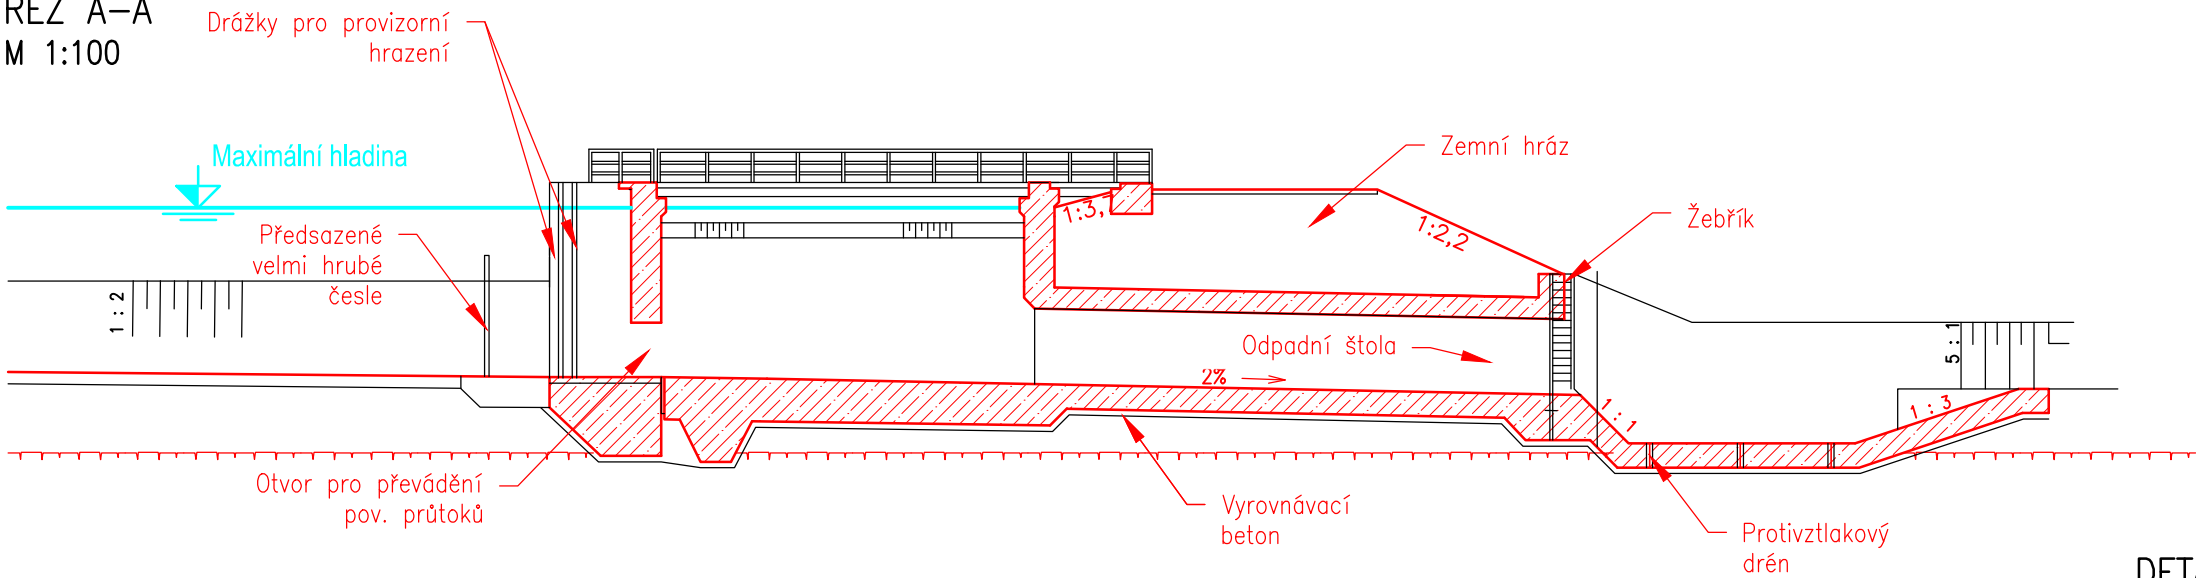


DETAIL PŘELIVNÉ HRANY
BEZPEČ. PŘELIVU
M 1:20

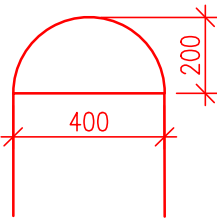

PŮDORYS
M 1:100

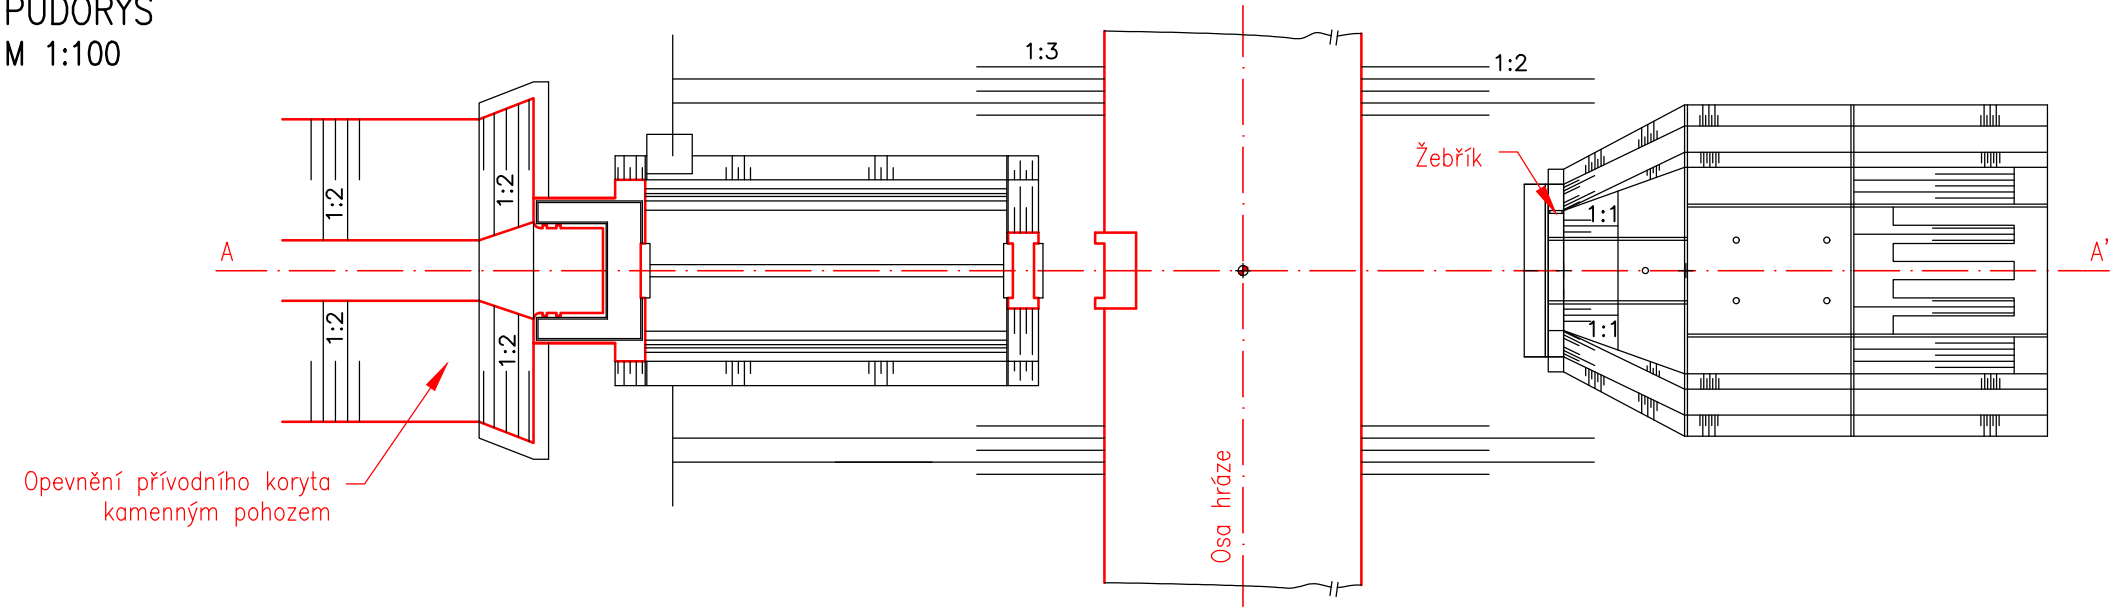

VÝŠKOPISNÝ SYSTÉM: BpV; POLOHOPISNÝ SYSTÉM: S-JTSK

Navrhl ING. JAN SÝKORA		Kreslil Bc. JAN LUX	 <div>VODOHOSPODÁŘSKÝ ROZVOJ A VÝSTAVBA a.s. Nábřeží 4 150 56 Praha 5</div>		
Kraj Středočeský	ORP Český Brod				
Investor Město Český Brod, spolufinancováno z prostředků OPŽP			Formát	A3	
Studie odtokových poměrů vč. návrhů možných protipovodňových opatření na území ORP Český Brod			Datum	2/2020	
			Stupeň	STUDIE	
			Zakázka	2837/002	
			Měřítko 1 : 100	Č. výkresu B.3.S0 01-13,14.3	